


- LEGENDA**
- TUBAZIONE IN POLIPROPILENE PER ACQUE METEORICHE
Sigla: PL
Passaggio: all'interno del solaio di base del piano terra (Cupolex)
 - TUBAZIONE IN POLIPROPILENE PER ACQUE REFLUE
Sigla: SC
Passaggio: a parete e a controsoffitto di ogni livello
tutti gli allacci ai WC sono DN 100
tutti gli allacci ai bidet/lavelli e lavandini sono DN 40
 - TUBAZIONE IN POLIPROPILENE PER VENTILAZIONE SCARICHI
Sigla: V
Passaggio: a controsoffitto del livello terra
tutte le colonne di ventilazione dei WC sono DN 75
 - POZZETTO D'ISPEZIONE

NB.
 1) Tutte le tubazioni che attraversano solai REI (vedi elaborato antincendio) devono essere provviste di collari Tagliafuoco.
 2) In copertura in corrispondenza di ogni pluviale sarà posizionato un bocchettone tipo messicano con griglia parafoglie

Tutte le tubazioni sono classificate nel modo seguente:

Diametro nominale	Materiale	Sistema
DN e la dimensione della tubazione (ex. DN 110)	Sigla riportata nella legenda (ex. PE)	Sigla riportata nella legenda (ex. PL, SC)

1 Pianta - Scarichi - Piano Primo
1 : 50

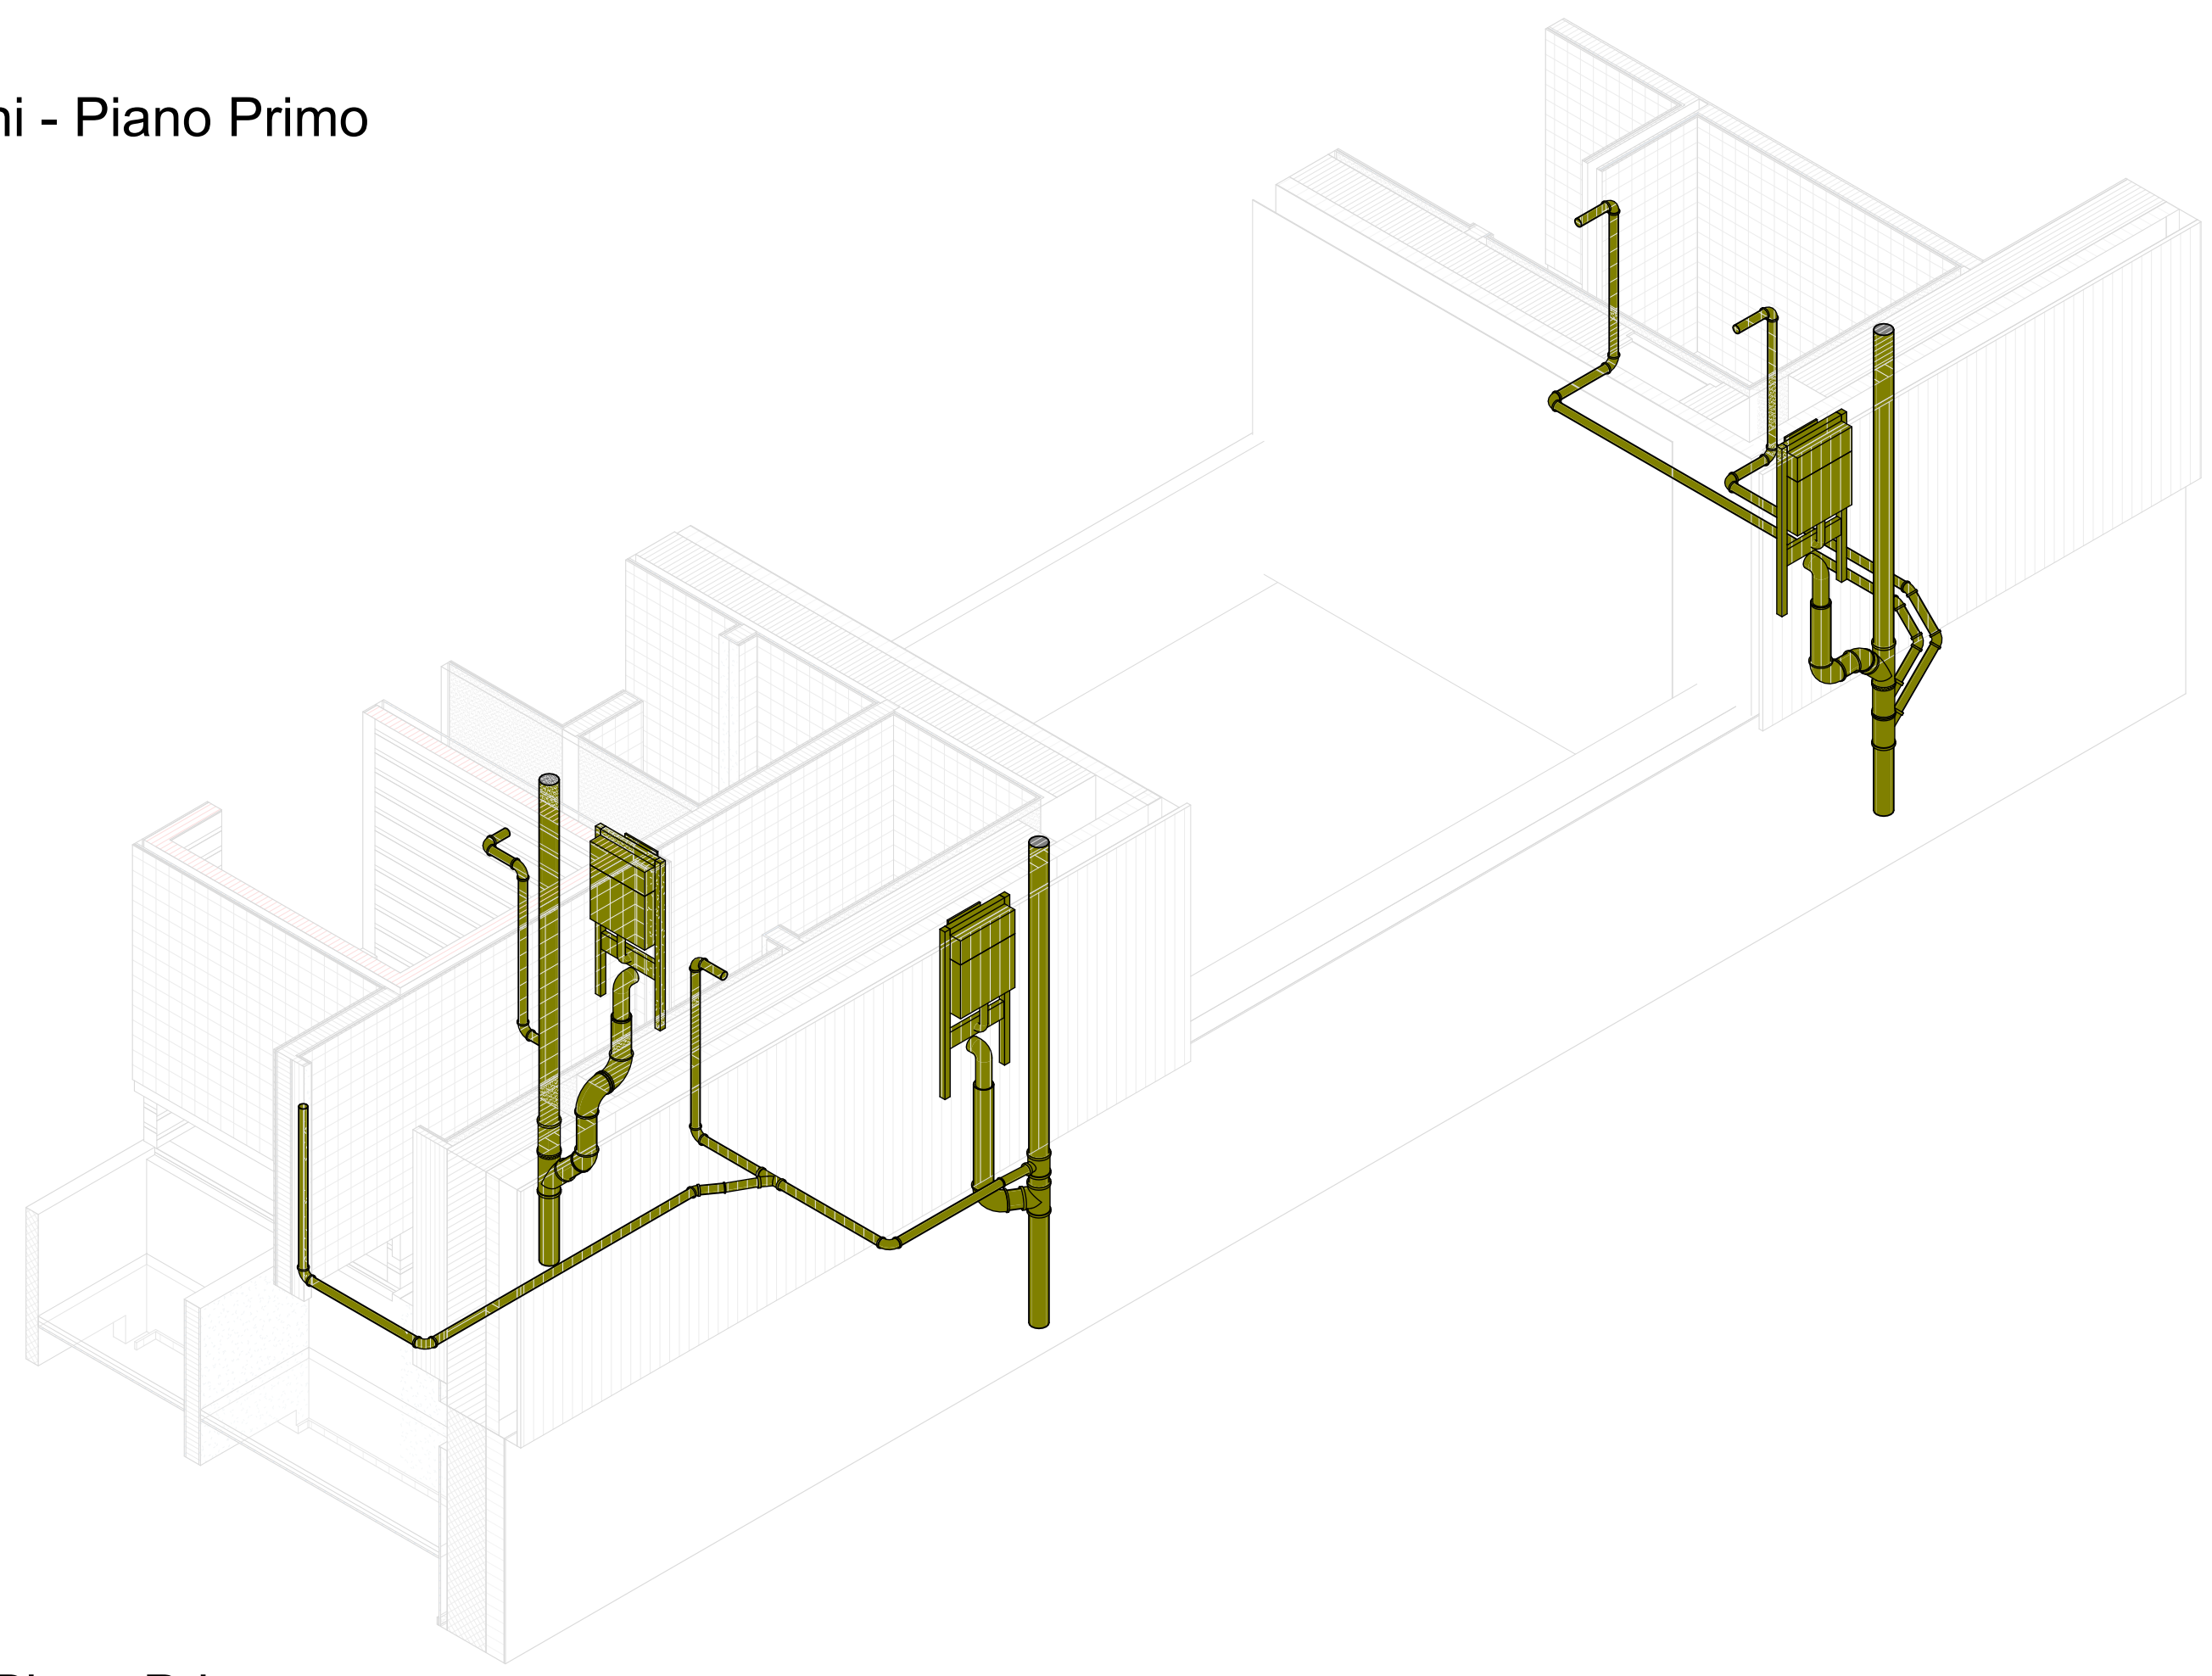

2 3D - Scarichi - Piano Primo

Finanziato dall'Unione europea
NextGenerationEU

PIANO NAZIONALE DI RIPRESA E RESILIENZA (PNRR)
MISSIONE M2 - COMPONENTE C3 - INVESTIMENTO 1.1
Costruzione di nuove scuole mediante sostituzione di edifici

COMUNE DI TOANO
Corso Trieste n. 65, 42010 Toano (RE)

RE	DATA / DATE:	DESCRIZIONE / DESCRIPTION:	IL RICHIEDENTE	IL PROGETTISTA
0	06/07/2023	Prima Sottomissione Tavole		

Progettazione Implantistica

RIMOND SRL
Via Porlezza 16, 20123, Milano
T +39 02 94 52 35 37 | www.rimond.com

COMMITTENTE / CLIENT:
Comune di Toano Corso Trieste n. 65 Toano (RE)

PROGETTO / PROJECT:
Scuola Primaria "M.Tori" di Cerredolo
Comune di Toano (RE)

PROGETTISTA / DESIGNER:
Rimond SRL

OGGETTO / OBJECT:
Progetto Esecutivo

TITOLO / DESCRIPTION:
Scarichi e pluviali - Pianta piano primo

DISEGNATO DA: FDP	CONTROLLATO DA: SC	DATA / DATE: 06/07/2023	SCALA / SCALE: 1 : 50	DATA REV.: 06/07/2023
FORMAT: A1	NOME FILE / FILE NAME: 22038_CM2_L01A-SC-02-020	COMMESSA / JOB: 22038	TAVOLA / DRAWING: L01A-SC-02-02	REV.: 0